



COMUNE DI ROCCAPIEMONTE (SA)


Liceo Scientifico Statale "B. Rescigno"

Via Viviano, 3 84086 Roccapiemonte (SA)



Cod. Fisc.
9400044065

“ Realizzazione dei laboratori presso il Palazzo Marciani di Casali di Roccapiemonte di proprietà del Comune di Roccapiemonte, di sistemazione dell' area circostante e di realizzazione di una serra high-tech.”

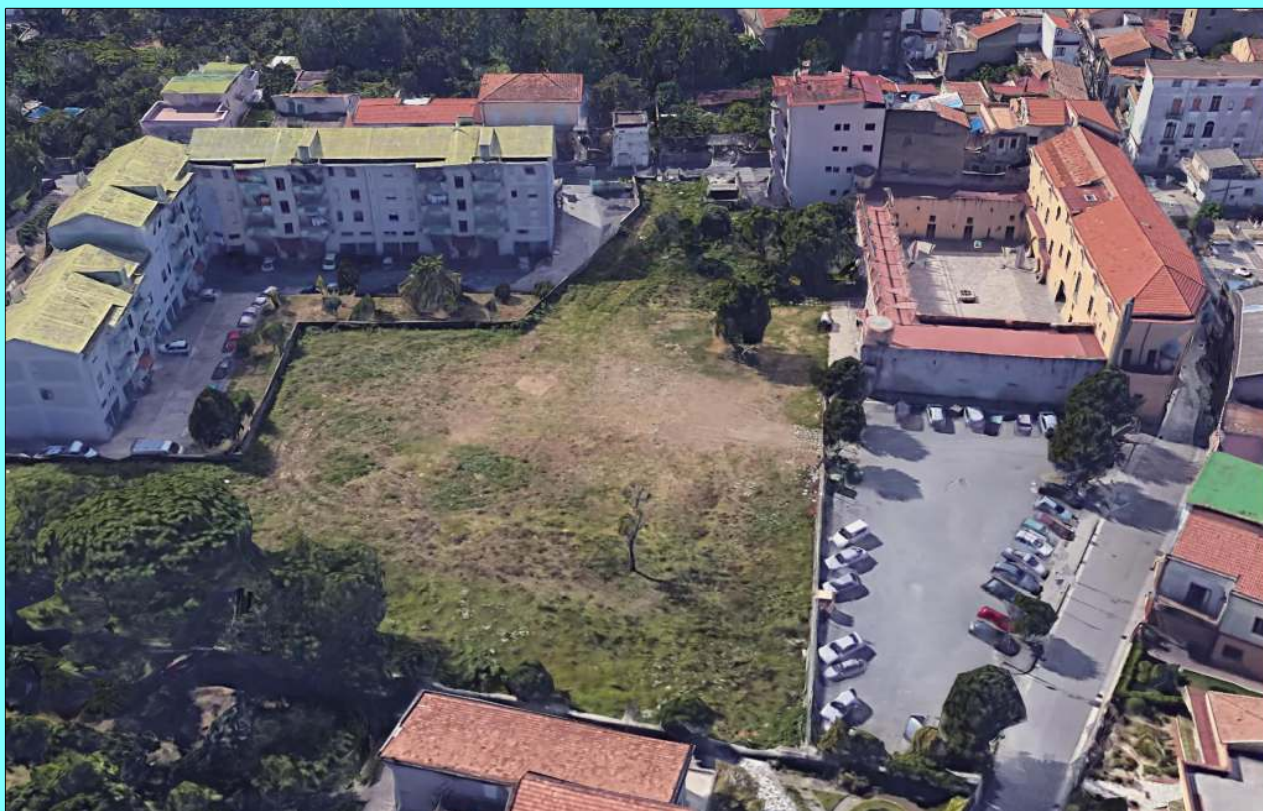

PROGETTAZIONE :
Raggruppamento Temporaneo Professionisti

Capogruppo mandatario:

- **Ing. Biagino G. Tenuta**

Mandanti:

- **Arch. Franca Maria Bello**
- **Ing. Mattia Pisapia**
- **Ing. Alessandro Pisapia**
- **Geol. Luigi Capuano**

Dirigente Scolastico:

Prof.ssa Rossella De Luca

Responsabile del procedimento:

ing. Gioita Caiazza

Il Supporto al RUP:

Ing. Carmine Avagliano

PROGETTO ESECUTIVO

Tavola:

EI/6

Descrizione:


**SCHEMA TOPOGRAFICO IMPIANTO ELETTRICO LOCALI
INTERNI PALAZZO MARCIANI**

Gennaio 2020

Planimetria dello stato di progetto

scala 1:100

IMPIANTI ELETTRICI

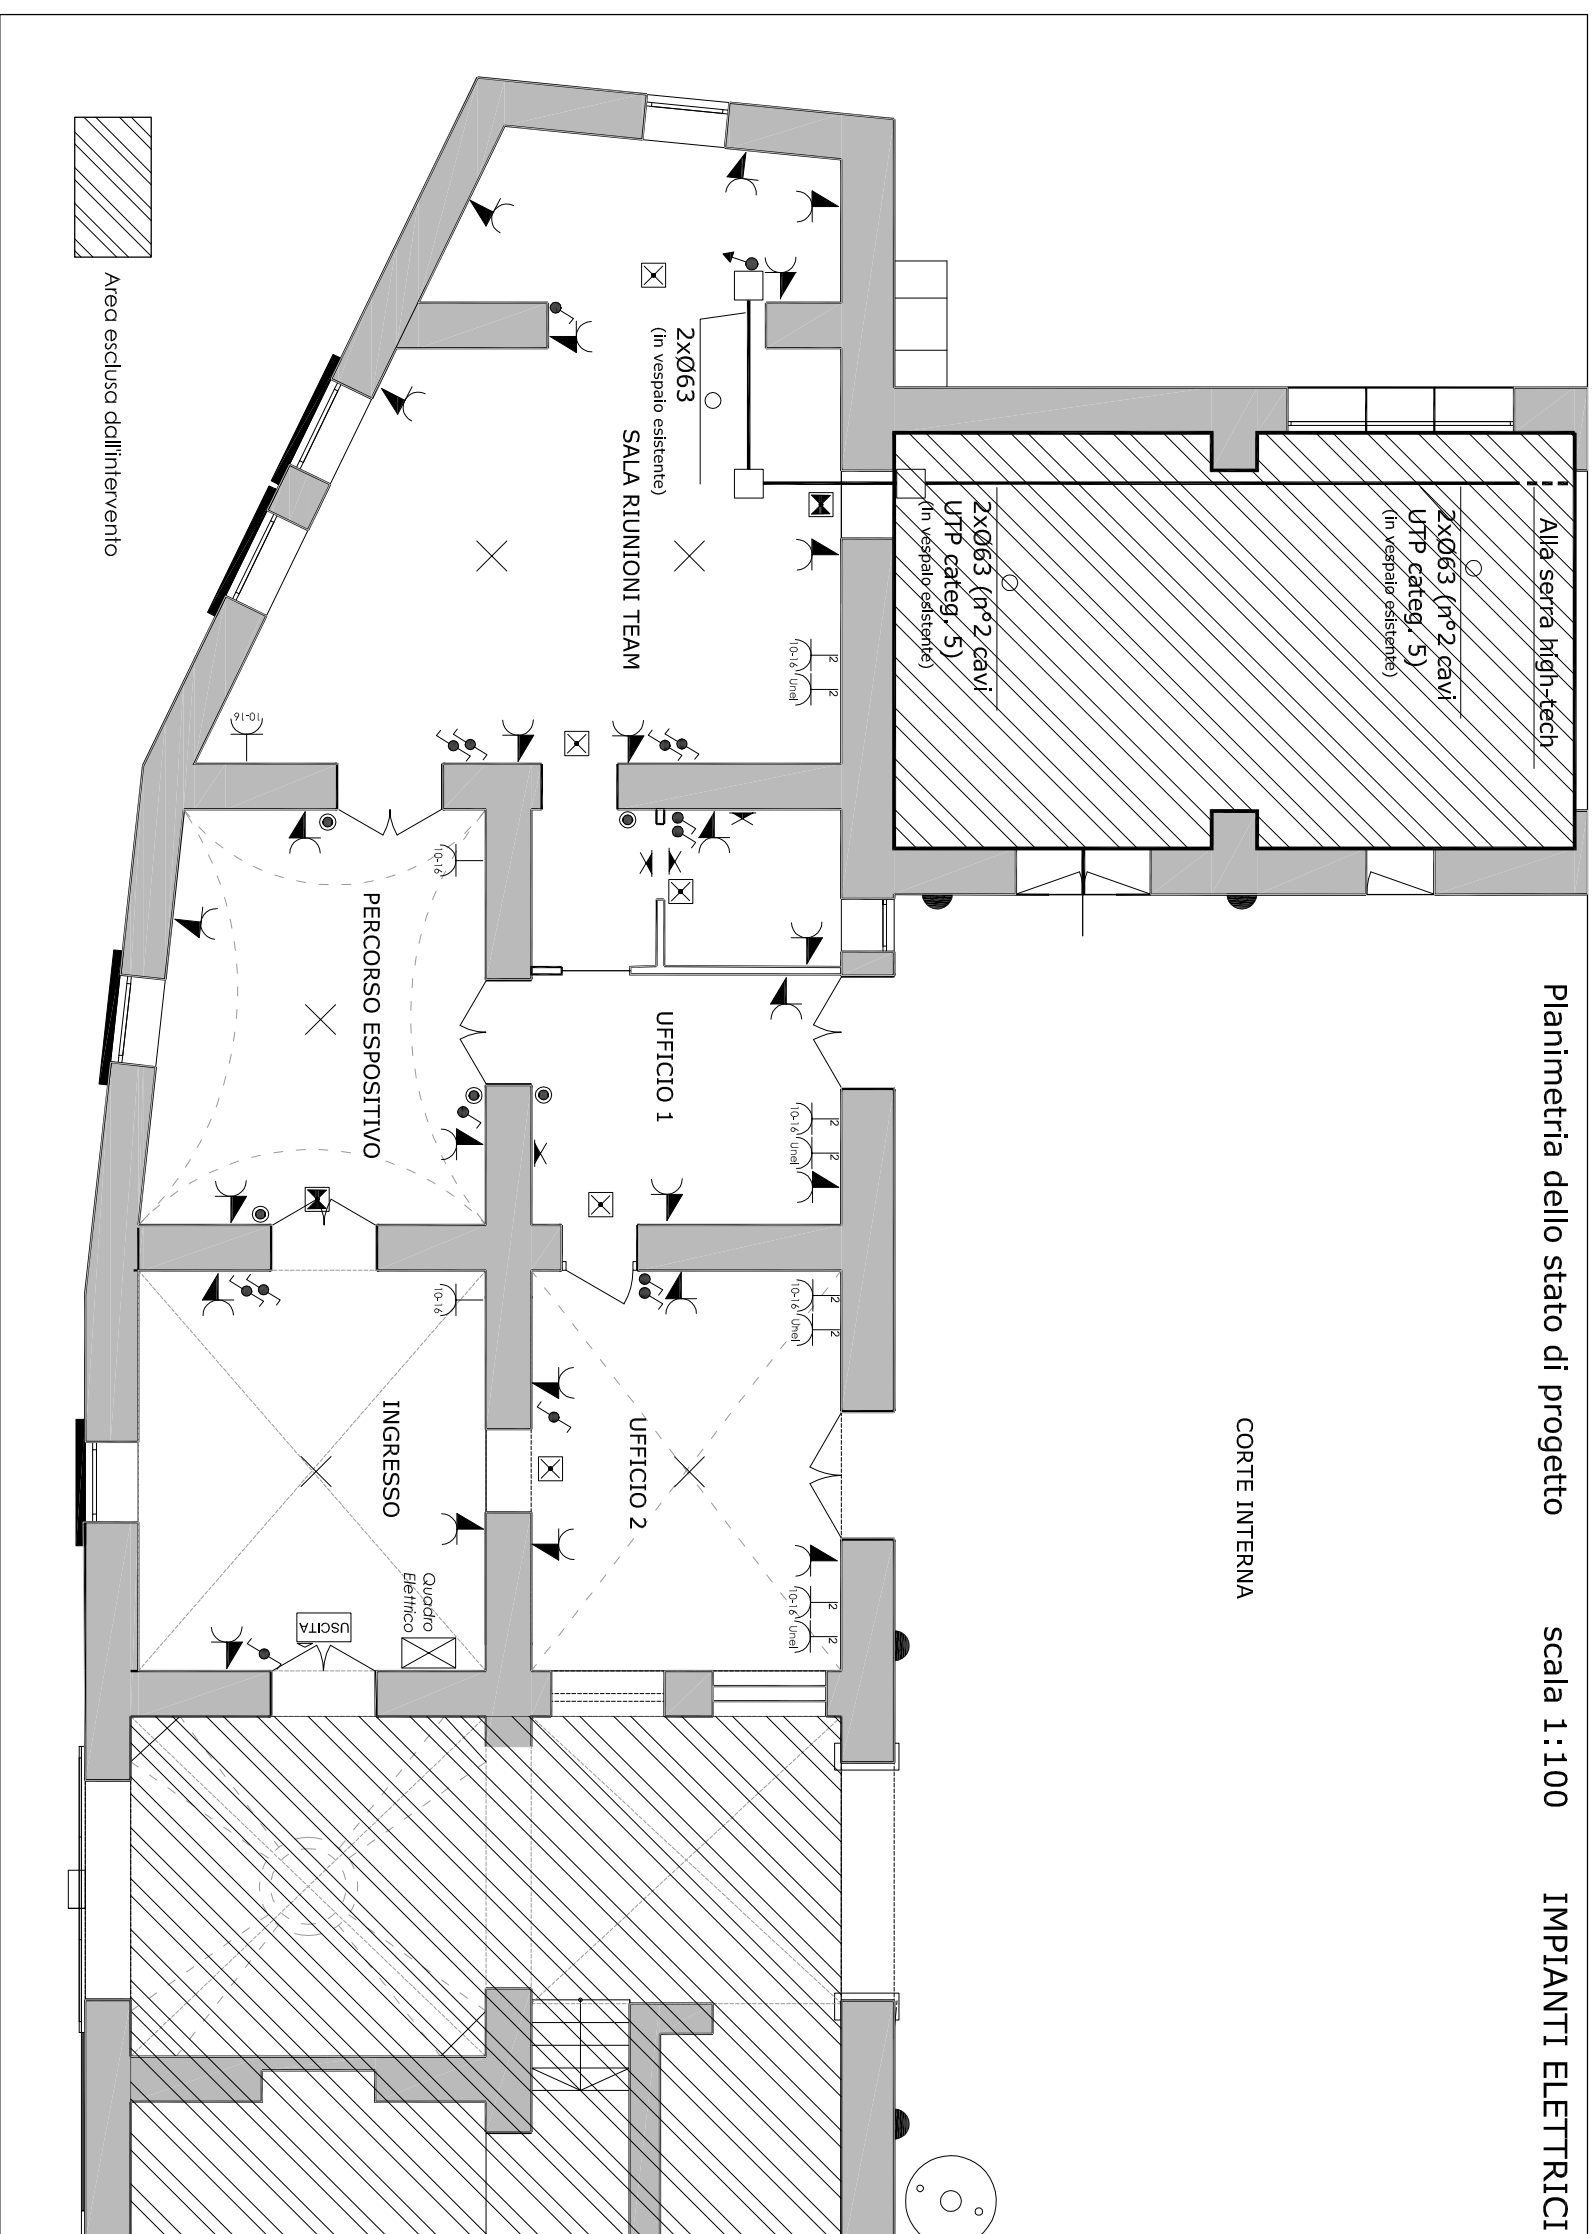

LEGENDA

	Quadro elettrico
	Punto luce a soffitto esistente
	Punto luce a parete esistente
	Lampada di emergenza
	Lampada di emergenza esistente
	Lampada di segnalazione vie di esodo
	Presse bipasso 10-16A esistenti
	Presse Uniel
	Presse bipasso 10-16A
	Deviatore esistente
	Interruttore esistente
	Pulsante esistente
	Conduttura in tubazione a vista